


Uzemnění TS - hlavní zemní síť + půdorys stavební jámy

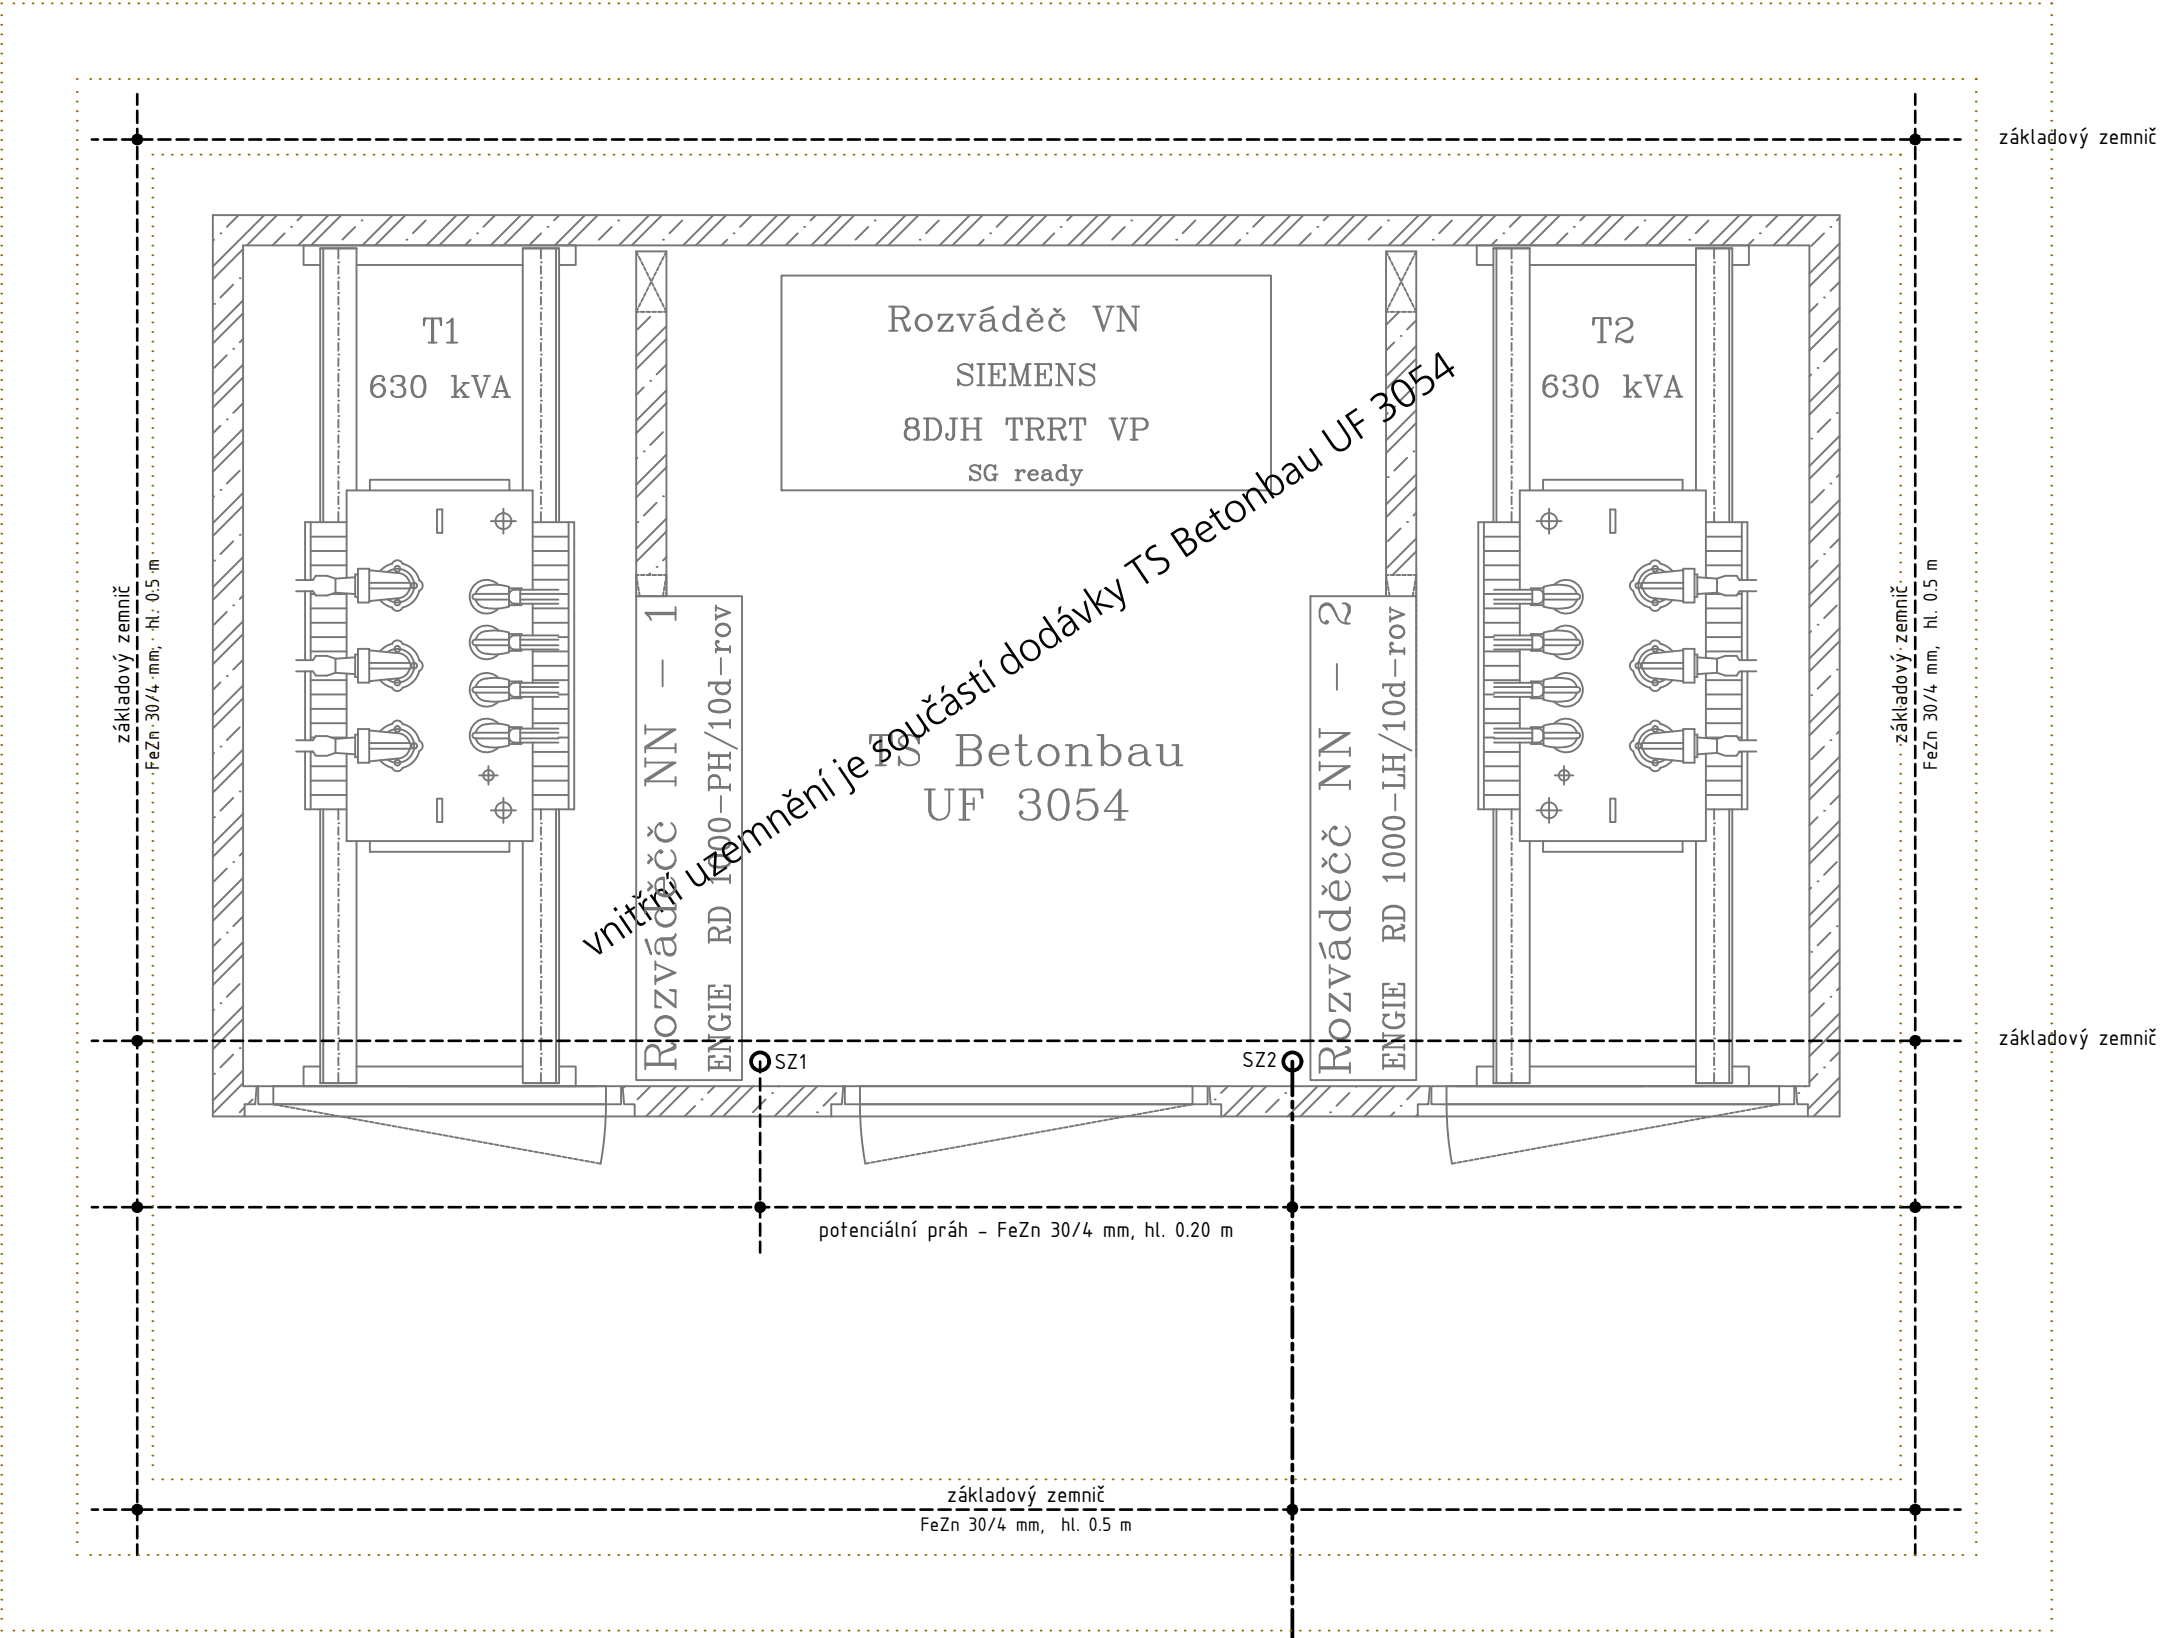

půdorys stavební jámy pro osazení TS Betonbau UF 3054 (6.78 x 5.38 m)

pásek FeZn 30/4 mm v kabelové trase (v délce 50 m)

D1. SO 01 - Technologie TS

D2. SO 02 - Kabelové vedení VN a NN

<p>Stavba : Praha 6 - Vokovice, ulice K Červenému vrchu, Vokovická Přeložka distribuční trafostanice TS 4893 z důvodu výstavby MŠ Vokovická</p> <p>Výstavba nové distribuční trafostanice (dTS) TS Betonbau UF 3054 (2x630 kVA) Pokládka nových kabelů 22 kV a 1 kV pro připojení nové dTS PREdistribuce, a.s. (úprava distribuční sítě v souvislosti s výstavbou nové distribuční trafostanice) k.ú. Vokovice, parc.č.: 1281/255, 1281/257, 1281/259, 1281/260, 1281/282, 1281/351, 1281/403, 1281/404, 1340/2</p>	<p>Investor : Městská část Praha 6 Čs. armády 601/23, 160 00, Praha 6 - Bubeneč IČ: 000 63 703 zastoupená: Mgr. Ondřej Kolář - starosta</p> <p>Stavebník : PREdistribuce, a.s. Svornosti 3199/19a, 150 00 Praha 5 IČ: 273 76 516</p>	<p>AVE ELEKTRO - Jelínek s.r.o. Na Jezerce 1475/2B 140 00 PRAHA 4 IČO 27147355 www.aveelektro.com</p> <p>AVE</p> <p>AVE ELEKTRO - Jelínek s.r.o. IČ: 271 47 355 DIČ: CZ27147355 Na Jezerce 1475/6, 140 00 Praha 4</p>	<p>Projektant : Ing. Vladislav Kučera Na Radosti 322/17 150 21 Praha 5 - Žižkov M: 732 511 664 kucera@aveelektro.com</p> <p>Zodp. projektant : Ing. Jiří KROUPA IČ: 493 06 812 Poděbradova 3213, 272 01 Kladno M: 602 393 602 kroupakladno@seznam.cz</p>	<p>Stupeň PD : PROJEKT (DPS) PRO REALIZACI STAVBY</p> <p>Datum : 09. 2021</p> <p>Měřítko : 1 : 25</p> <p>Číslo stavby : 2019-02-AVE-P6-VOKOVICKA</p> <p>Číslo stavby PREdi - SPP : S-146587</p>	<p>Příloha - výkres : 4b. Uzemnění TS - hlavní zemní síť - půdorys stavební jámy TS Betonbau UF 3054</p>	<p>Výtisk č.:</p>
--	--	--	--	---	--	-------------------