


K Červenému vrchu

1281/259

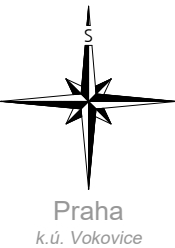

ležiště ch.o.


1281/403

1281/255

 

výstavba nové
distribuční trafostanice
TS Betonbau UF 3054

SOUŘADNICOVÉ BODY - nová dTS Betonbau UF 3054 :			
Souřadnicový systém : S-JTSK			
Bod	X	Y	Poznámka
A	1041145,102	747832,053	stavba - nová dTS
B	1041148,114	747832,148	stavba - nová dTS
C	1041147,909	747837,526	stavba - nová dTS
D	1041144,930	747837,431	stavba - nová dTS

Souřadnice umístění nové dTS je odvozeno z digitální technické dokumentace PREdi, vytvořené v programu AutoCAD.

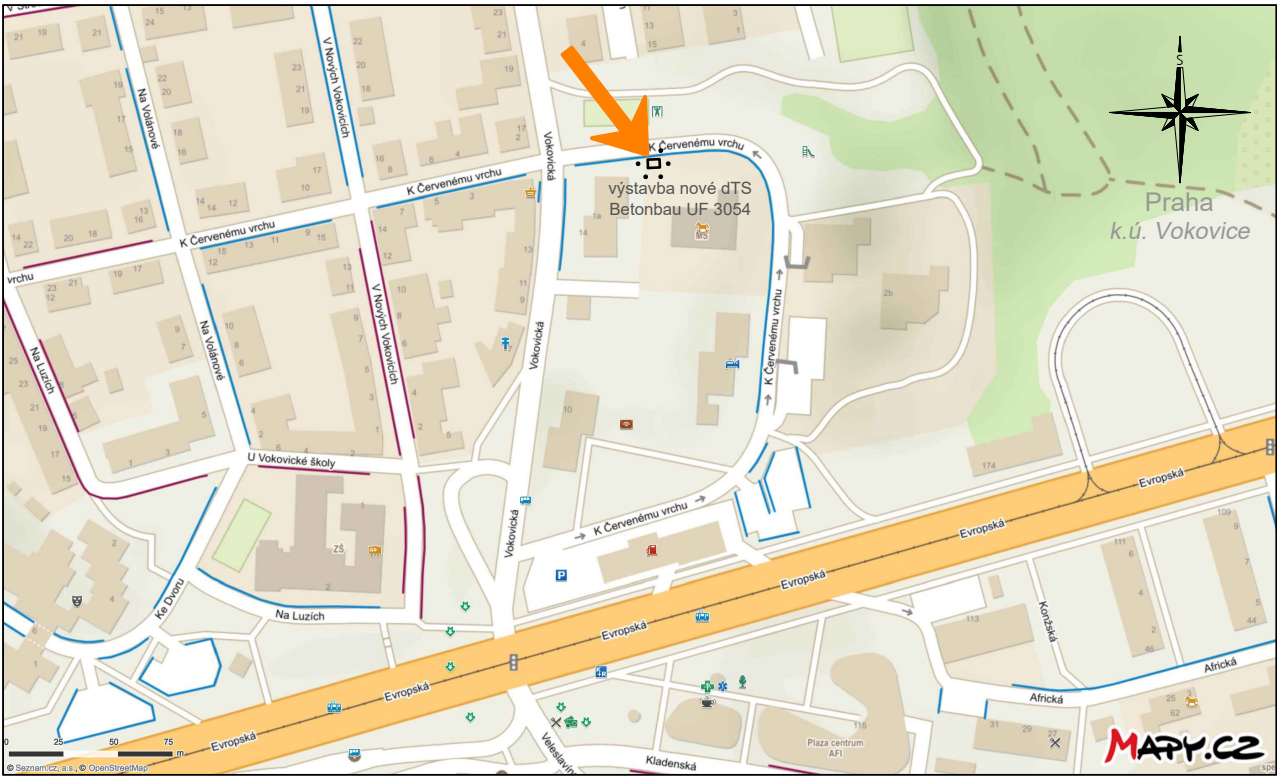

Legenda :

- hranice parcel (pozemků, staveb) - katastrální mapa
- vnitřní kresba - katastrální mapa
- situace - obrys budov
- situace - ostatní hrany
- XXXX/XX parcelní číslo pozemku nedotčeného stavbou
- XXXX/XX parc. č. poz. dotčeného stavbou - výkopové (zemní) práce
- ✱ strom stávající
- oplocení navrhované v rámci stavby MŠ Vokovická
-  distribuční transformační stanice 22/0.4 kV - Betonbau "UF 3054"
navržená dTS - přeložka stávající TS 4893 PREdistribuce, a.s.
-  požárně nebezpečný prostor (dle podkladů výrobce Betonbau)

PARCELNÍ PROTOKOL

Katastrální území - Vokovice (729418)

parc.č. 1281/257	LV	656
	výměra	2 766 m ²
	druh pozemku	ostatní plocha
	způsob využití	zeleň
	vlastnické právo	Hlavní město Praha
		Mariánské náměstí 2/2, 110 00 Praha 1
	svěřená správa	Městská část Praha 6
		Čs. armády 601/23, 160 00 Praha 6 - Bubeneč


D1. SO 01 - Technologie TS

D2. SO 02 - Kabelové vedení VN a NN

Výkres :

6. Situace 1:100 - Požárně nebezpečný prostor

Umístění nové distribuční transformační stanice 22/0.4 kV - Betonbau "UF 3054"

 AVE ELEKTRO - Jelínek s.r.o. IČ: 271 47 355 DIČ: CZ27147355 Na Jezerce 1475/6, 140 00 Praha 4	Investor : Městská část Praha 6 Čs. armády 601/23, 160 00, Praha 6 - Bubeneč IČ: 000 63 703 zastoupená: Mgr. Ondřej Kolář - starosta	AVE ELEKTRO - Jelínek s.r.o. Na Jezerce 1475/6 140 00 PRAHA 4 IČO 27147355 www.aveelektro.com	
Projektant : Ing. Vladislav Kučera Na Radosti 322/17 150 21 Praha 5 - Zličín M: 732 511 664 kucera@aveelektro.com	Stavebník : PREdistribuce, a.s. Svornosti 3199/19a, 150 00 Praha 5 IČ: 273 76 516 PREdistribuce	Ing. Jiří Kroupa IČ: 493 06 812 Poděbradova 3213, 272 01 Kladno	
Zodp. projektant : Ing. Jiří KROUPA IČ: 493 06 812 Poděbradova 3213, 272 01 Kladno M: 602 393 602 kroupakladno@seznam.cz		Stupeň PD : PROJEKT (DPS) PRO REALIZACI STAVBY	
Stavba : Praha 6 - Vokovice, ulice K Červenému vrchu, Vokovická Přeložka distribuční transformační stanice TS 4893 z důvodu výstavby MŠ Vokovická Výstavba nové distribuční trafostanice (dTS) TS Betonbau UF 3054 (2x630 kVA) Pokládka nových kabelů 22 kV a 1 kV pro připojení nové dTS PREdistribuce, a.s. (úprava distribuční sítě v souvislosti s výstavbou nové distribuční trafostanice) k.ú. Vokovice, parc.č.: 1281/255, 1281/257, 1281/259, 1281/260, 1281/282, 1281/351, 1281/403, 1281/404, 1340/2			Datum : 09. 2021 Výtisk č.: Měřítko : 1 : 100 Číslo stavby : 2019-02-AVE-P6-VOKOVICKA Číslo stavby PREdi - SPP : S-146587