

LEGENDA MÍSTNOSTÍ

ČÍSLO	POPIS	m2
2.01	SCHODIŠTĚ	29,1
2.02	SKLAD	5,2
2.03	CHLAZENÍ GASTRO	24,4
2.04	WC ŽENY	4,25
2.05	WC MUŽI	4,8
2.06	CHODBA	10,5
2.07	SERVEROVNA / SKLAD	5,2
2.08	ARCHIV / SKLAD	3,9
2.09	KUCHYŇKA / ZÁZEMÍ	15,7
2.10	KANCELÁŘ	61,9
2.11	KANCELÁŘ	22,0
2.12	OKLID	1,7
2.13	CHODBA	5,2
2.14	WC MUŽI	3,6
2.15	WC ŽENY	3,2
2.16	WC IMOBILNÍ KLIENTI	3,8
2.17	ARCHIV / SKLAD	9,8
2.18	CHODBA	13,5
2.19	KUCHYŇKA / ZÁZEMÍ	15,3
2.20	KANCELÁŘ	14,3
2.21	KANCELÁŘ	38,5
2.22	KANCELÁŘ	21,1
CELKEM		319 m2

LEGENDA POTRUBÍ:

- STUDENÁ VODA - SV
- TEPLÁ VODA - TV
- CIRKULACE - CI
- ZMĚKČENÁ VODA - ZM
- POŽÁRNÍ VODA - PV

LEGENDA POPISU STOUPAČKY:


- V1 PITNÁ VODA
- P1 POŽÁRNÍ VODA

POZNÁMKA:

- PATERNÍ ROZVODY A STOUPAČKÍ POTRUBÍ TEPLÉ VODY A CIRKULACE JE NAVRŽENO Z VÍCEVRSVÉHO POTRUBÍ PP-RCT FIBER BASALT.
- PŘÍPOJOVACÍ POTRUBÍ TEPLÉ VODY A CIRKULACE, ROZVOD STUDENÉ VODY JSOU PROVEDENY Z PLASTOVÉHO POTRUBÍ PP-RCT EVO.
- POTRUBÍ BUDE OPATŘENO TEPELNOU IZOLACÍ S POLYETYLENOVÝCH TRUBNÍCH POUZDER, TLOUŠTKA VIZ TECHNICKÁ ZPRÁVA.

LEGENDA ZAŘÍZOVACÍCH PŘEDMĚTŮ A POPISŮ:

- KLIM - ODVOD KONDENZÁTU OD CHLAZENÍ
- P - PISOÁR
- PV - PODLAHOVÁ VPUSŤ
- S - SPRCHA
- U - UMYVADLO
- Ui - UMYVADLO INVALIDÉ
- UM - UMYVÁTKO
- V - VANA
- VL - VÝLEVKA
- WC - KLOZET ZÁVĚSNÝ
- Wci - KLOZET ZÁVĚSNÝ INVALIDÉ

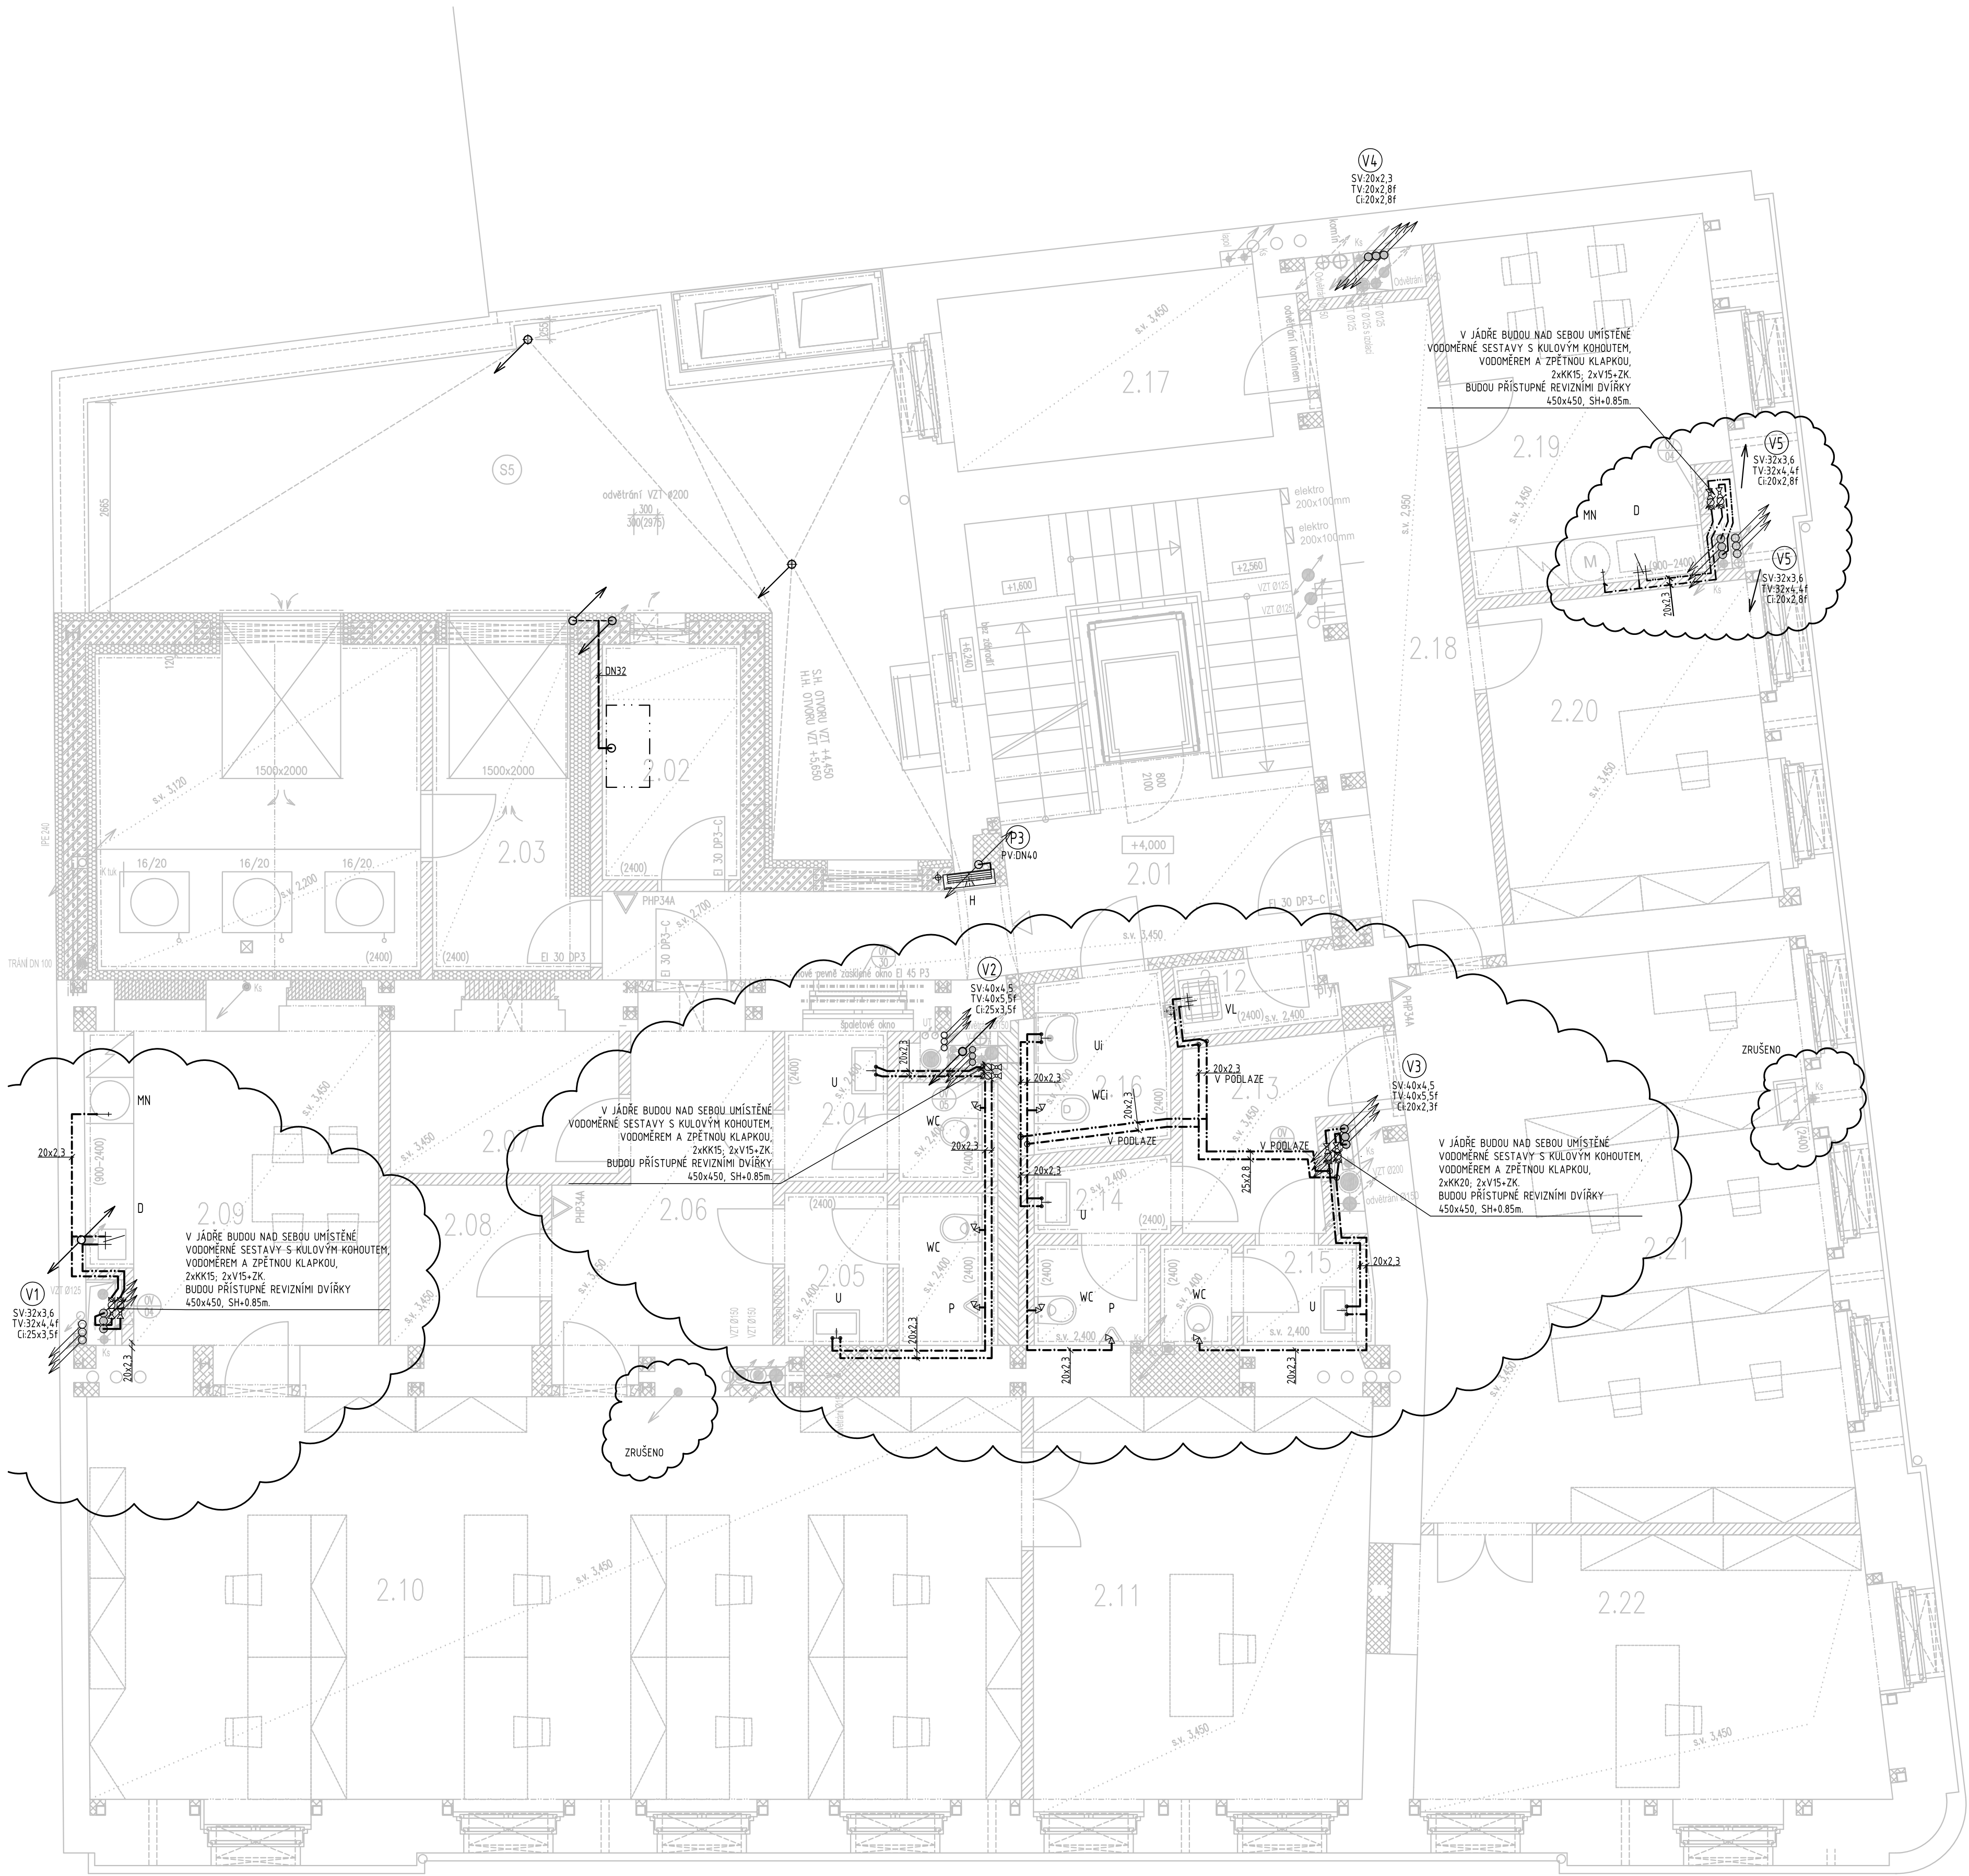

revize	popis změny	datum
000	Vydání dokumentace	2018_06
001	Změna užívání 2.NP	2020_09

NÁZEV STAVBY		STUPEŇ
Rekonstrukce domu Dejvická 184/4 Praha 6 parc. č. 81, k.ú. Dejvice		DOKUMENTACE PRO PROVEDENÍ STAVBY
INVESTOR		HLAVNÍ NÁSTAVBY PROJEKT
Městská část Praha 6 Čs. armády 601/23, 160 52 Praha 6		Ing. Martin Závadný
GENERÁLNÍ PROJEKTANT		
BOMART spol. s r.o. PROJEKČNÍ KANCELÁŘ OHRADNÍ 65, PRAHA 4, TEL.: 266 710 157 INTERNET: WWW.BOMART.CZ E-MAIL: INFO@BOMART.CZ		
PRACOVNÍ ČÁST		ZODPOVĚDNÝ PROJEKTANT
BOMART spol. s r.o. PROJEKČNÍ KANCELÁŘ OHRADNÍ 65, PRAHA 4, TEL.: 266 710 157 INTERNET: WWW.BOMART.CZ E-MAIL: INFO@BOMART.CZ		Bc. Pavel Krejčík
		VYPRACOVATEL
		Bc. Pavel Krejčík
PROJEKT		SOŠAŇKOVÝ SYSTÉM
D.1.4a ZDRAVOTNÉ TECHNICKÉ INSTALACE		JTSK
		VÝŠKOVÝ SYSTÉM
		ČSNS/Bpv
NÁZEV VÝKRESU		PRŮŘEZ
VODOINSTALACE - PŮDORYS 2.NP		
ZAKAZATELŮV ČÍSLO	19/14/B	DATA
06/2018		MĚŘÍTKO
1 : 50		FORMÁT
6x44		