



CHARAKTERISTIKA TYPU
ŠACHTA PŘÍMÁ PRO TROUBY DN 150-600 KAMENINA, PVC A JINÉ MATERIÁLY

1.TYP-SCHEMA – Příklad nízké sestavy

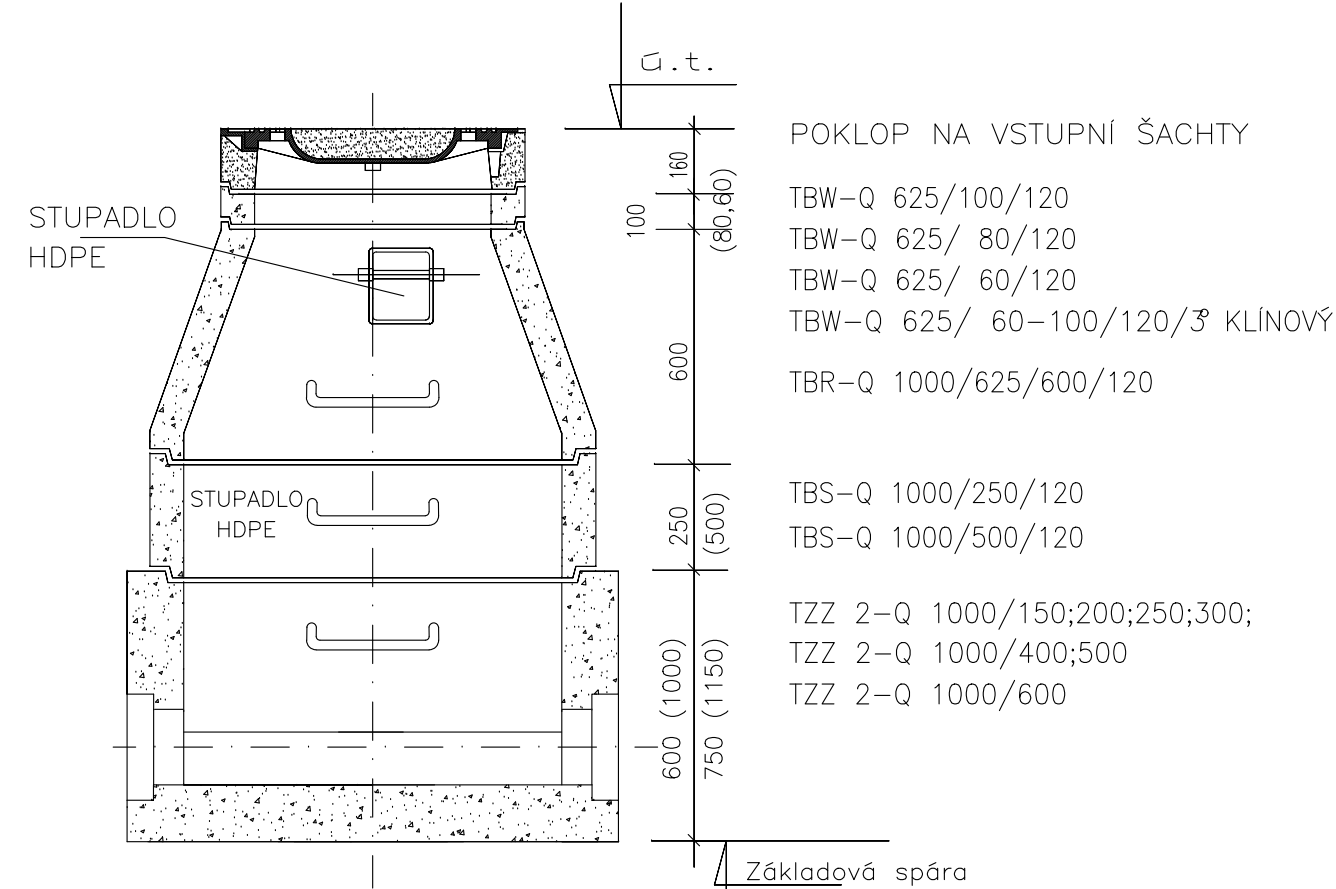


ŠACHTOVÉ HODINY (SCHEMA)

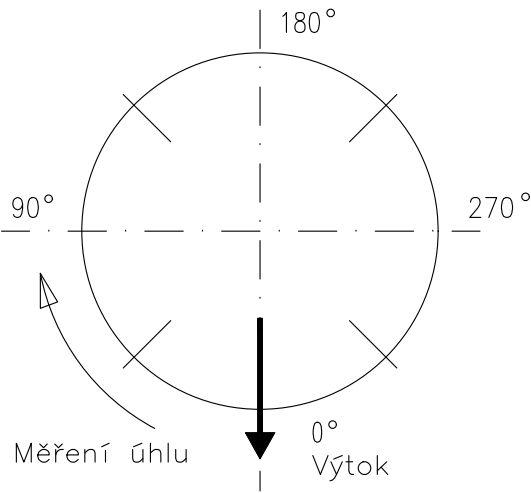

PŮDORYS SPODNÍ ČÁSTI ŠACHTY

Příklad

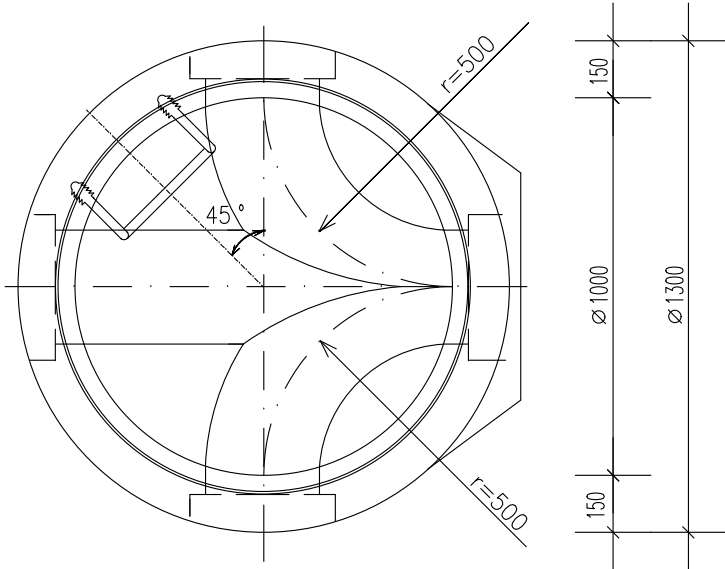

Revize	Schéma	Paré	Severka
ČÍSLO - DATUM - POPIS ZMĚNY			
Investor Městská část Praha 6	Adresa investora Městská část Praha 6 IČ: 00063703 DS: bmzbv7c		
Kontaktní osoba investora Městská část Praha 6 Mgr. Jakub Stárek Čs. armády 23, 160 52 Praha Tel.: +420 220 189 155	Adresa generálního projektanta ČESKÁ 154/12, 602 00, BRNO E.: info@aplus.cz Tel.: +420 542 210 101 IČ: 26236419 DIČ: CZ26236419 DS: afhm2t8		
Generální projektant A PLUS a.s. Hlavní inženýr projektu VÍT MOLER Zástupce hlavního inženýra projektu TOMÁŠ ZELINKA Hlavní architekt projektu VÍT MOLER	Adresa projektanta části PD HLUBOKÁ 279, 51101 TURNOV E.: pvkprojekt@pvkprojekt.cz Tel.: +420 737 915 705 IČ: 05705088 DIČ: CZ05705088 DS: 59n9zu9		
Projektant části PD PVK PROJEKT s.r.o. Zodpovědný projektant ING. PETR KOLDOVSKÝ Vypracoval ING. PETR KOLDOVSKÝ	Název stavby AREÁL KOLEČKOVÝCH SPORTŮ - LADRONKA Stupeň DOKUMENTACE PRO SPOLEČNÉ POVOLENÍ Název stavebního objektu IO.301 VODOVODNÍ PŘÍPOJKA IO.302 AREÁLOVÝ ROZVOD PITNÉ VODY IO.401 PŘÍPOJKA DEŠŤOVÉ KANALIZACE IO.402 AREÁLOVÁ DEŠŤOVÁ KANALIZACE + RETENCE IO.501 PŘÍPOJKA SPLAŠKOVÉ KANALIZACE Název výkresu VZOROVÁ REVIZNÍ ŠACHTA	Stavba AKL Stupeň DUSP Číslo PS-SO IO.301 IO.302 IO.401 IO.402 IO.501 Číslo výkresu 05 Revize 00	
Zakázkové číslo 3283	Datum 2024-05	Měřítko 1:20	