



PŮDORYS 1.PP - 1:100

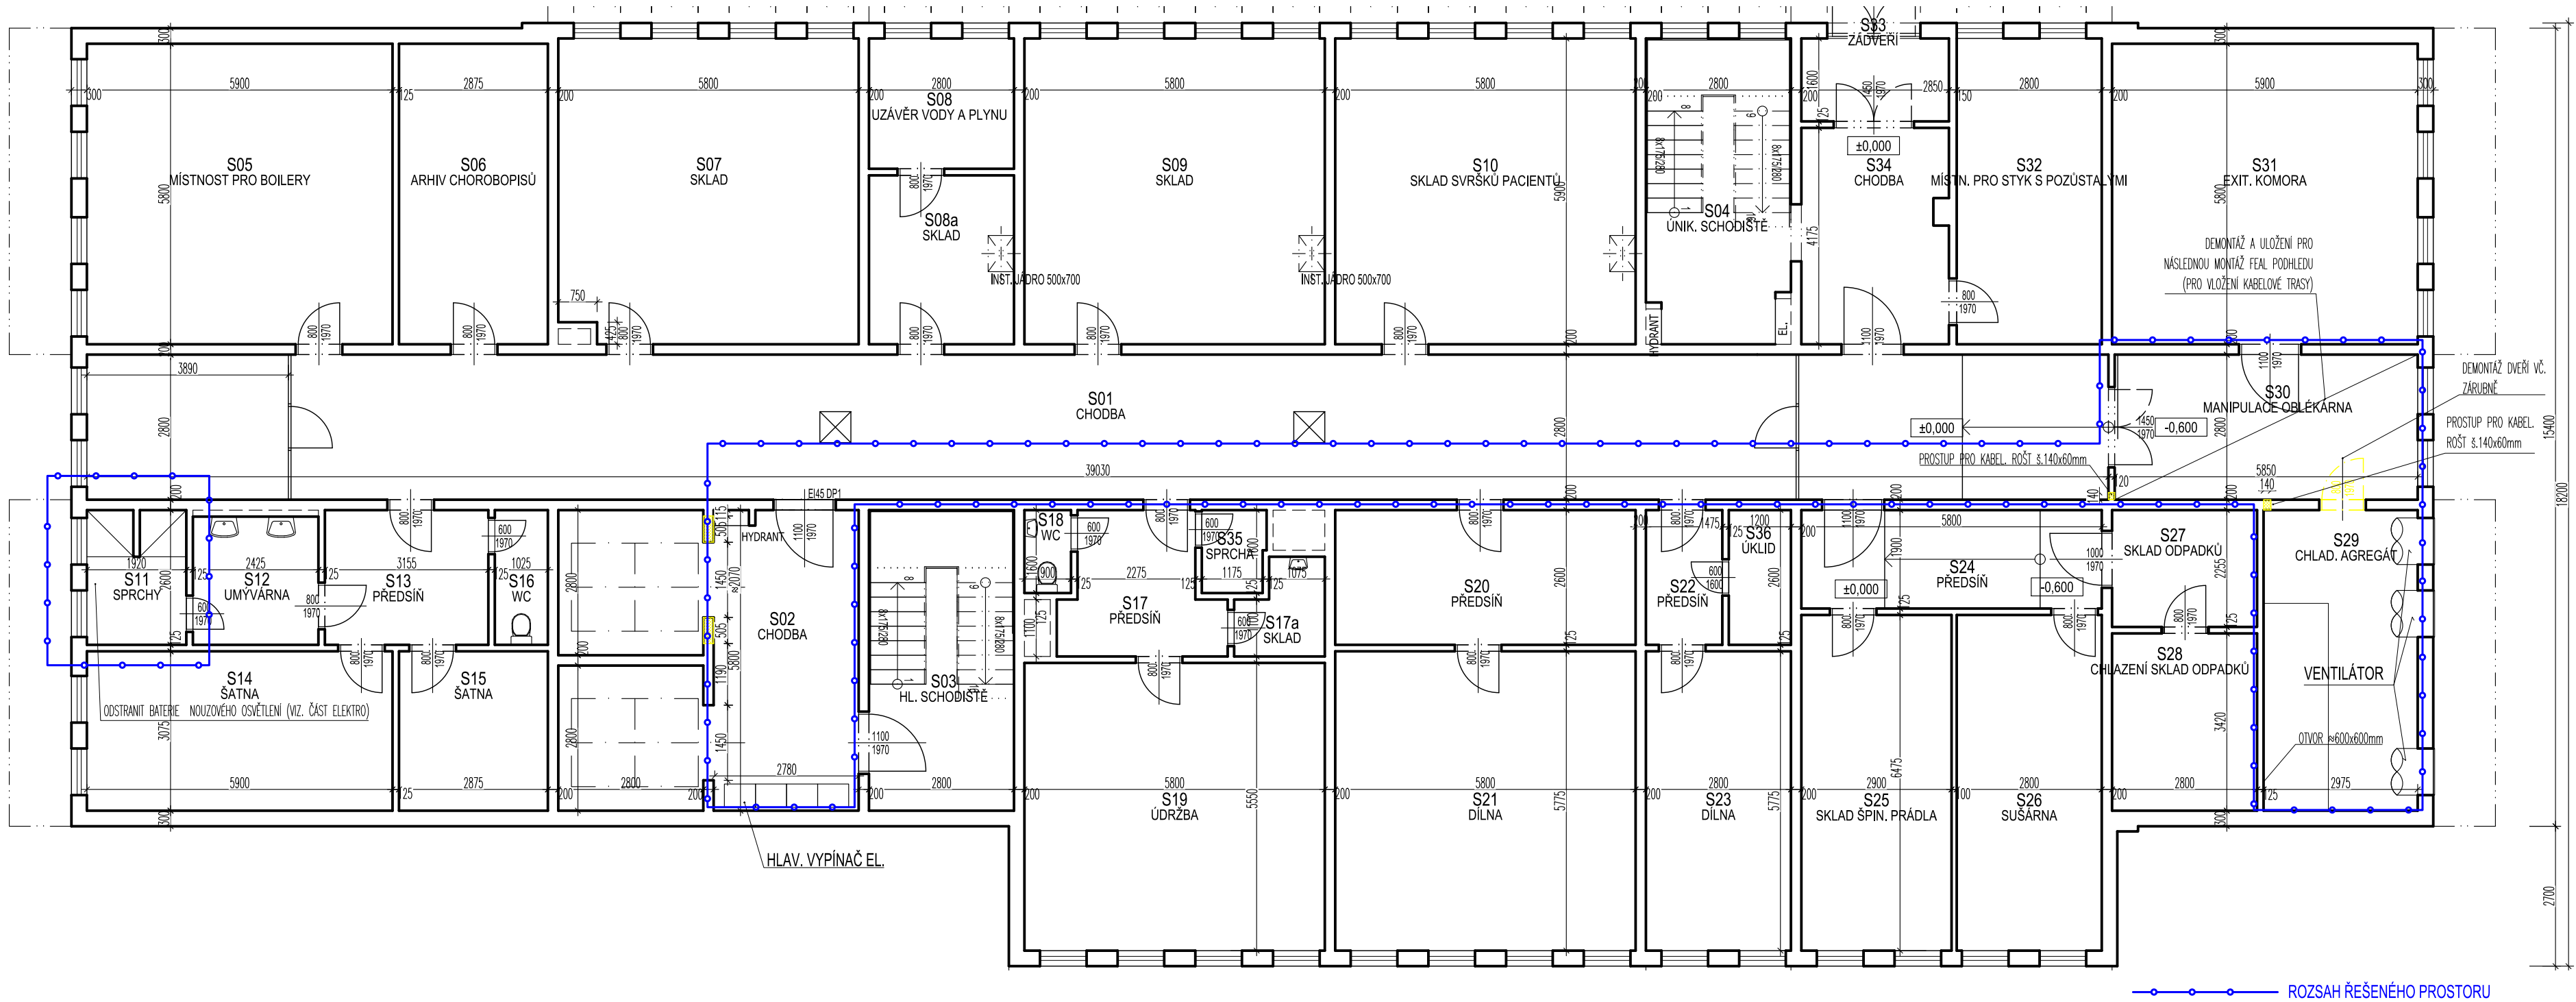

VŠEOBECNÁ POZNÁMKA

- TENTO STAVEBNÍ VÝKRES JE VÝKRESEM SKUTEČNÉHO STAVU EXISTUJÍCÍ BUDOVY A VZNIKL ZA POMOCI EXISTUJÍCÍCH PLÁNŮ A FOTOGRAFIÍ A NÁSLEDNĚ BYL OKÓTOVÁN PRO POTŘEBY ROZPOČTU. HODNOTY ZDE UVEDENÉ MOHOU BÝT ZATÍŽENY NEVYHNUTELNOU CHYBOU

STÁV. STAV, BOURÁNÍ - 1:50

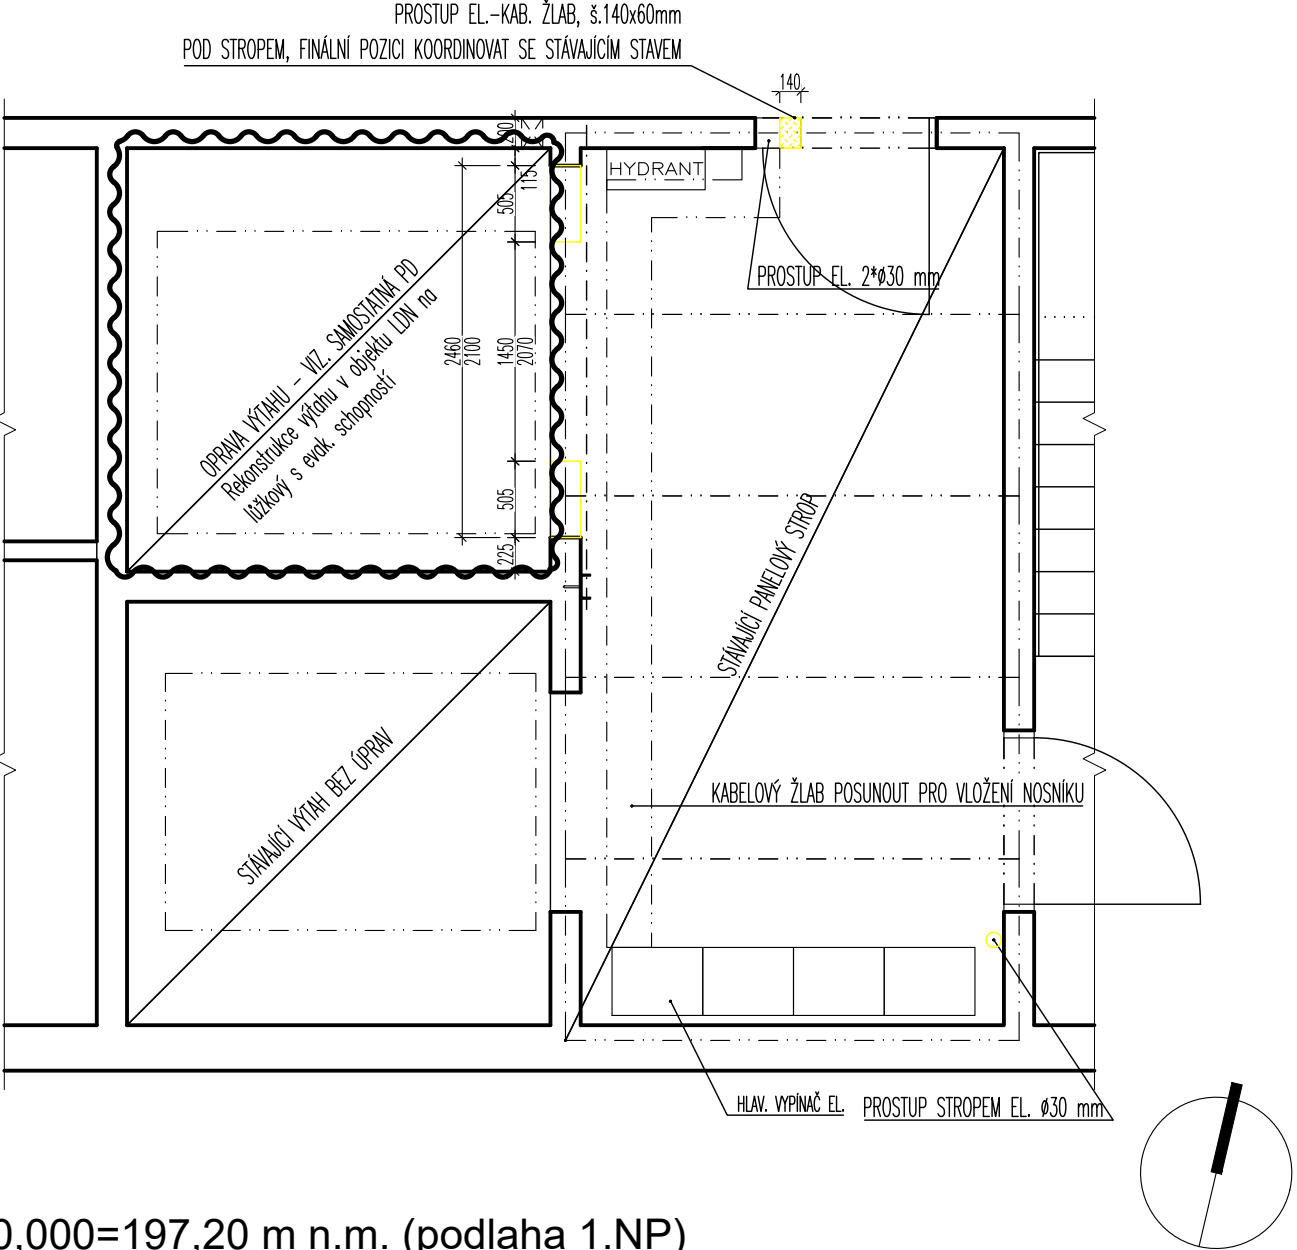

±0,000=197,20 m n.m. (podlaha 1.NP)

ARCHITEKT	VYPRACOVAL	ZODP. PROJEKTANT	H.I.P.	 <div>FILIP NEHONSKÝ PROJEKČNÍ KANCELÁŘ Randova 3205 / 2 Praha 5 - Smíchov Tel: 777 102 252</div>	
-	Ing. F.Nehonský	Ing. F.Nehonský	Ing. F.Nehonský		
	777 102 252	777 102 252	777 102 252		
INVESTOR	Městská část Praha 6, odbor soc. věcí zastoupený SNEO a.s.			ARCH. ČÍSLO2020.06	
ADRESA INVESTORA	Čs. armády 601/23, Praha 6				
MÍSTO STAVBY	Chittussiho, Praha 6, k. ú. Bubeneč	KATASTR	Bubeneč		
STAVBA Záložní zdroj pro evakuační výtah a nouzové osvětlení v objektu LDN Chittussiho  CHITTUSSIHO 1A, PRAHA 6, K. Ú. BUBENEČ D1.1.Architektonická a stavební část				STAD. PROJ.DPS	
NÁZEV VÝKRESU PŮDORYS 01.PP STÁVAJÍCÍ  STAV (BOURÁNÍ)				DATUM03.2020	
				FORMÁT----	
				MĚŘÍTKO1:100, 1:50	
				ČÍSLO VÝKRESUD1.1-02	Č. PARÉ