


PŮDORYS

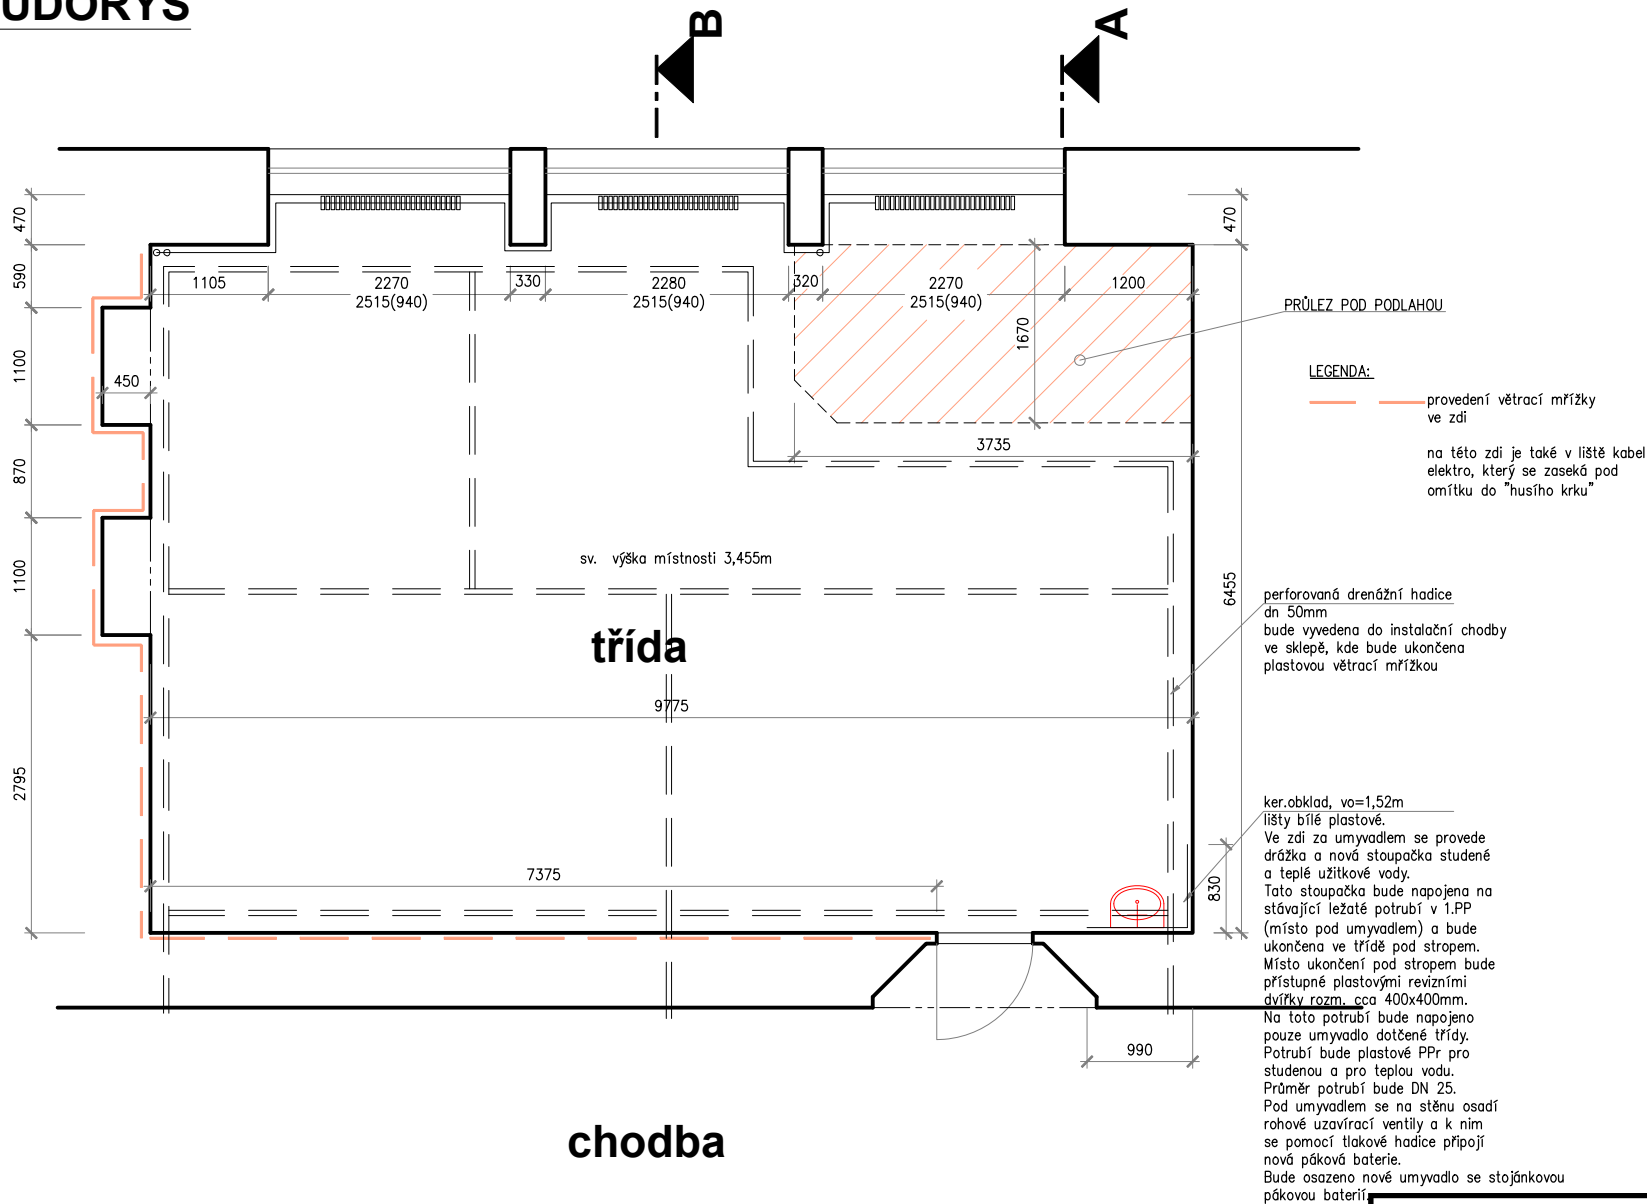

INVESTOR: MČ Praha 6, Čs. armády 601/23, Praha 6		
AKCE: SANACE PODLAHY TŘÍDY ZŠ J.A.KOMENSKÉHO, U DĚLNICKÉHO CVIČIŠTĚ 1100/1, 169 00 PRAHA 6		
ZODP. PROJEKTANT: Ing. Vít Kocourek	VYPRACOVAL: Ing. Vít Kocourek	MĚŘÍTKO: 1:50
 Prosecká 683/115 kocourek@cmail.cz 190 00 Praha 9 – CZ www.avek.cz Tel.: 723 858 248		DATUM: 11/2018
PŮDORYS		STUPEŇ: DSP VÝKRES Č.: 001 -