


PŮDORYS KROVU

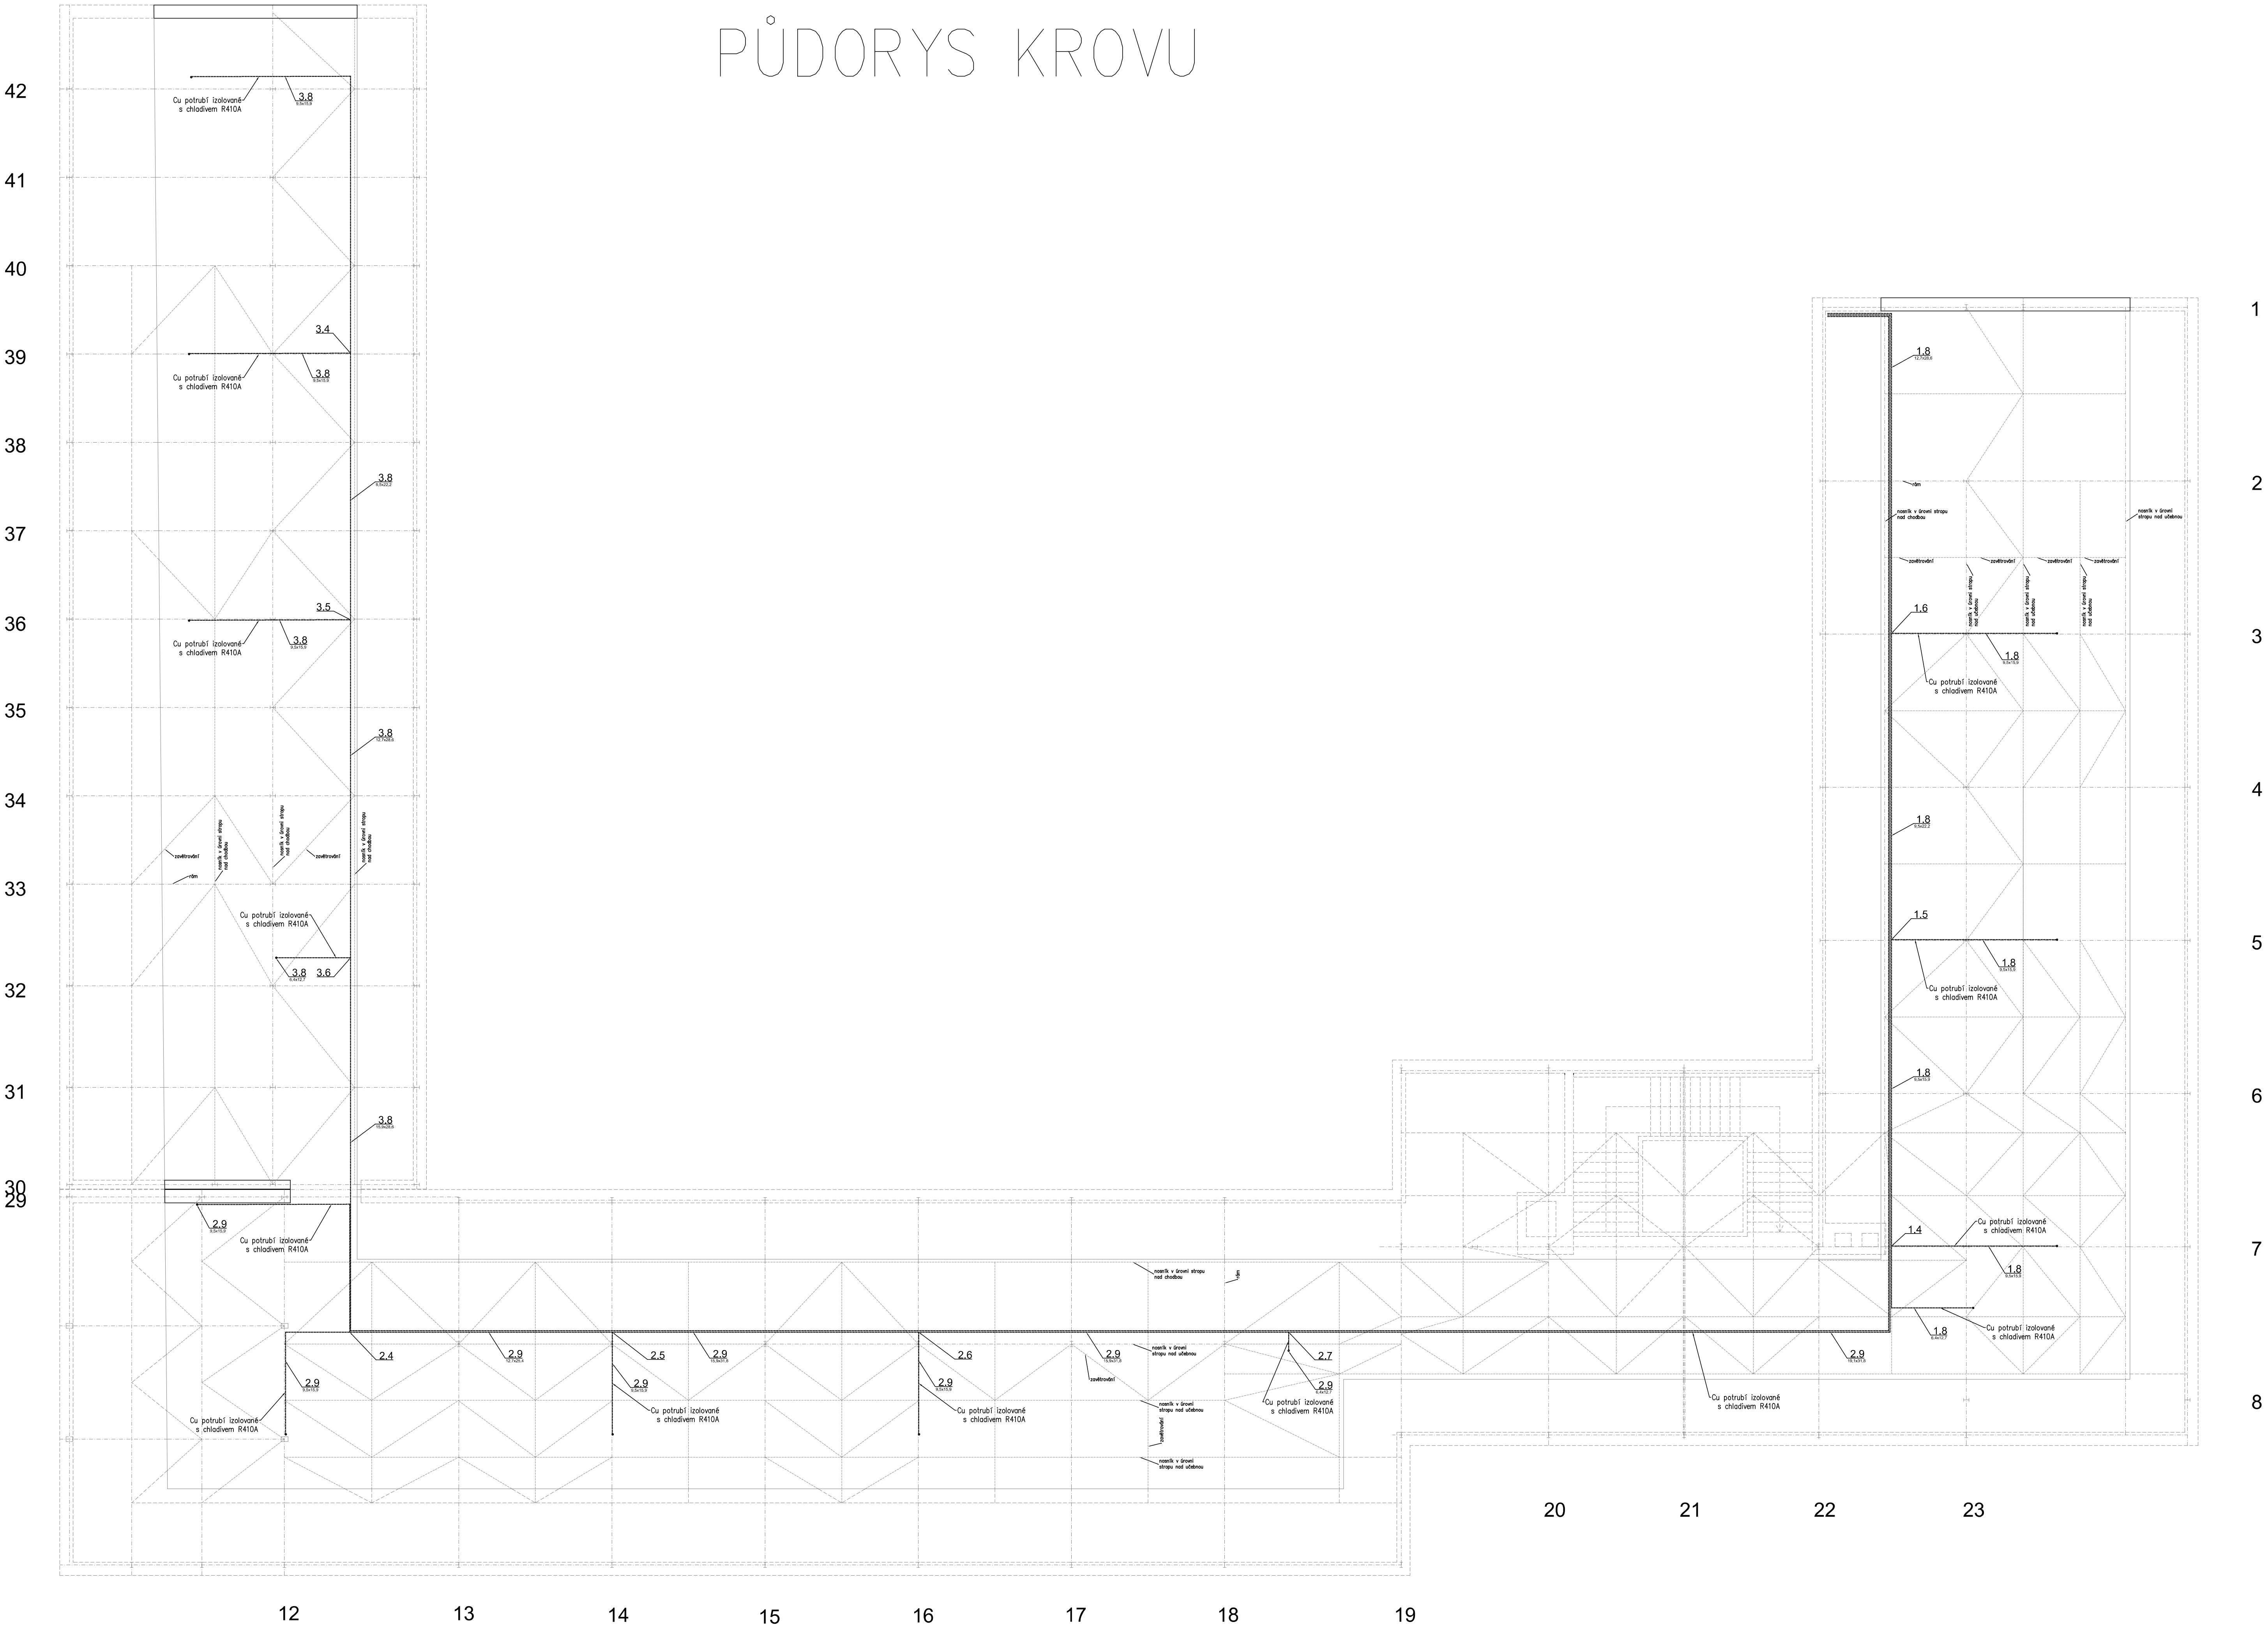

NÁZEV A ADRESA STAVBY: ZŠ Hanspaulka - doplnění chlazení do půdní vestavby - projektová příprava Sušická č.p. 1000 č.or. 29, č.par. 3250; Praha 6 - Dejvice					
GENERÁLNÍ PROJEKTANT:		INVESTOR / STAVEBNÍK			
	QUADRA PROJECT s.r.o.	MĚSTSKÁ ČÁST PRAHA 6			
	PRAHA 5, HOSTINSKÉHO 8	ČS. ARMÁDY 601/23			
	JMÉNO HIP: ING.MARTIN ČADEK	PRAHA – BUBENEČ			
	www.quadraproject.cz	160 52			
IČO: 26 76 47 68					
PROJEKTANT ČÁSTI:					
	rozřtko	PRÁCE PROJEKT: ING. PETR VÁVRA			
		JEDLO SPOLUSNÁŽ: Na Střední 146, 252 28 Vondrkla			
		KONTAKT: vavra.sos@volny.cz			
		MOBIL: 728 290 011			
IČO: 07 40 48 24					
VYPRACOVAL : ING. PETR VÁVRA	Č. ZAKÁZKY:	MĚŘÍTKO: 1:100	STUPĚŇ : DPS	10/19	PARÉ:
PROJESE: CHLAZENÍ	ČÍSLO PROFESNÍ ČÁSTI: D.1.4.1.		ZMĚNA A		
NÁZEV VÝKRESU: PŮDORYS KROVU		ZMĚNA C		ČÍSLO VÝKRESU: D.1.4.1-04	