


Technologie Hlavního města Prahy, a.s.
S provedením stavby dle předložené
projektové dokumentace souhlasíme
za předpokladu dodržení našich podmínek
stanovených ve výjádření. Platnost 1 rok.
Číslo VPD-01784/2024
Ze dne 13.06.2024 Podpis: _____

K.Ú. BŘEVNOV

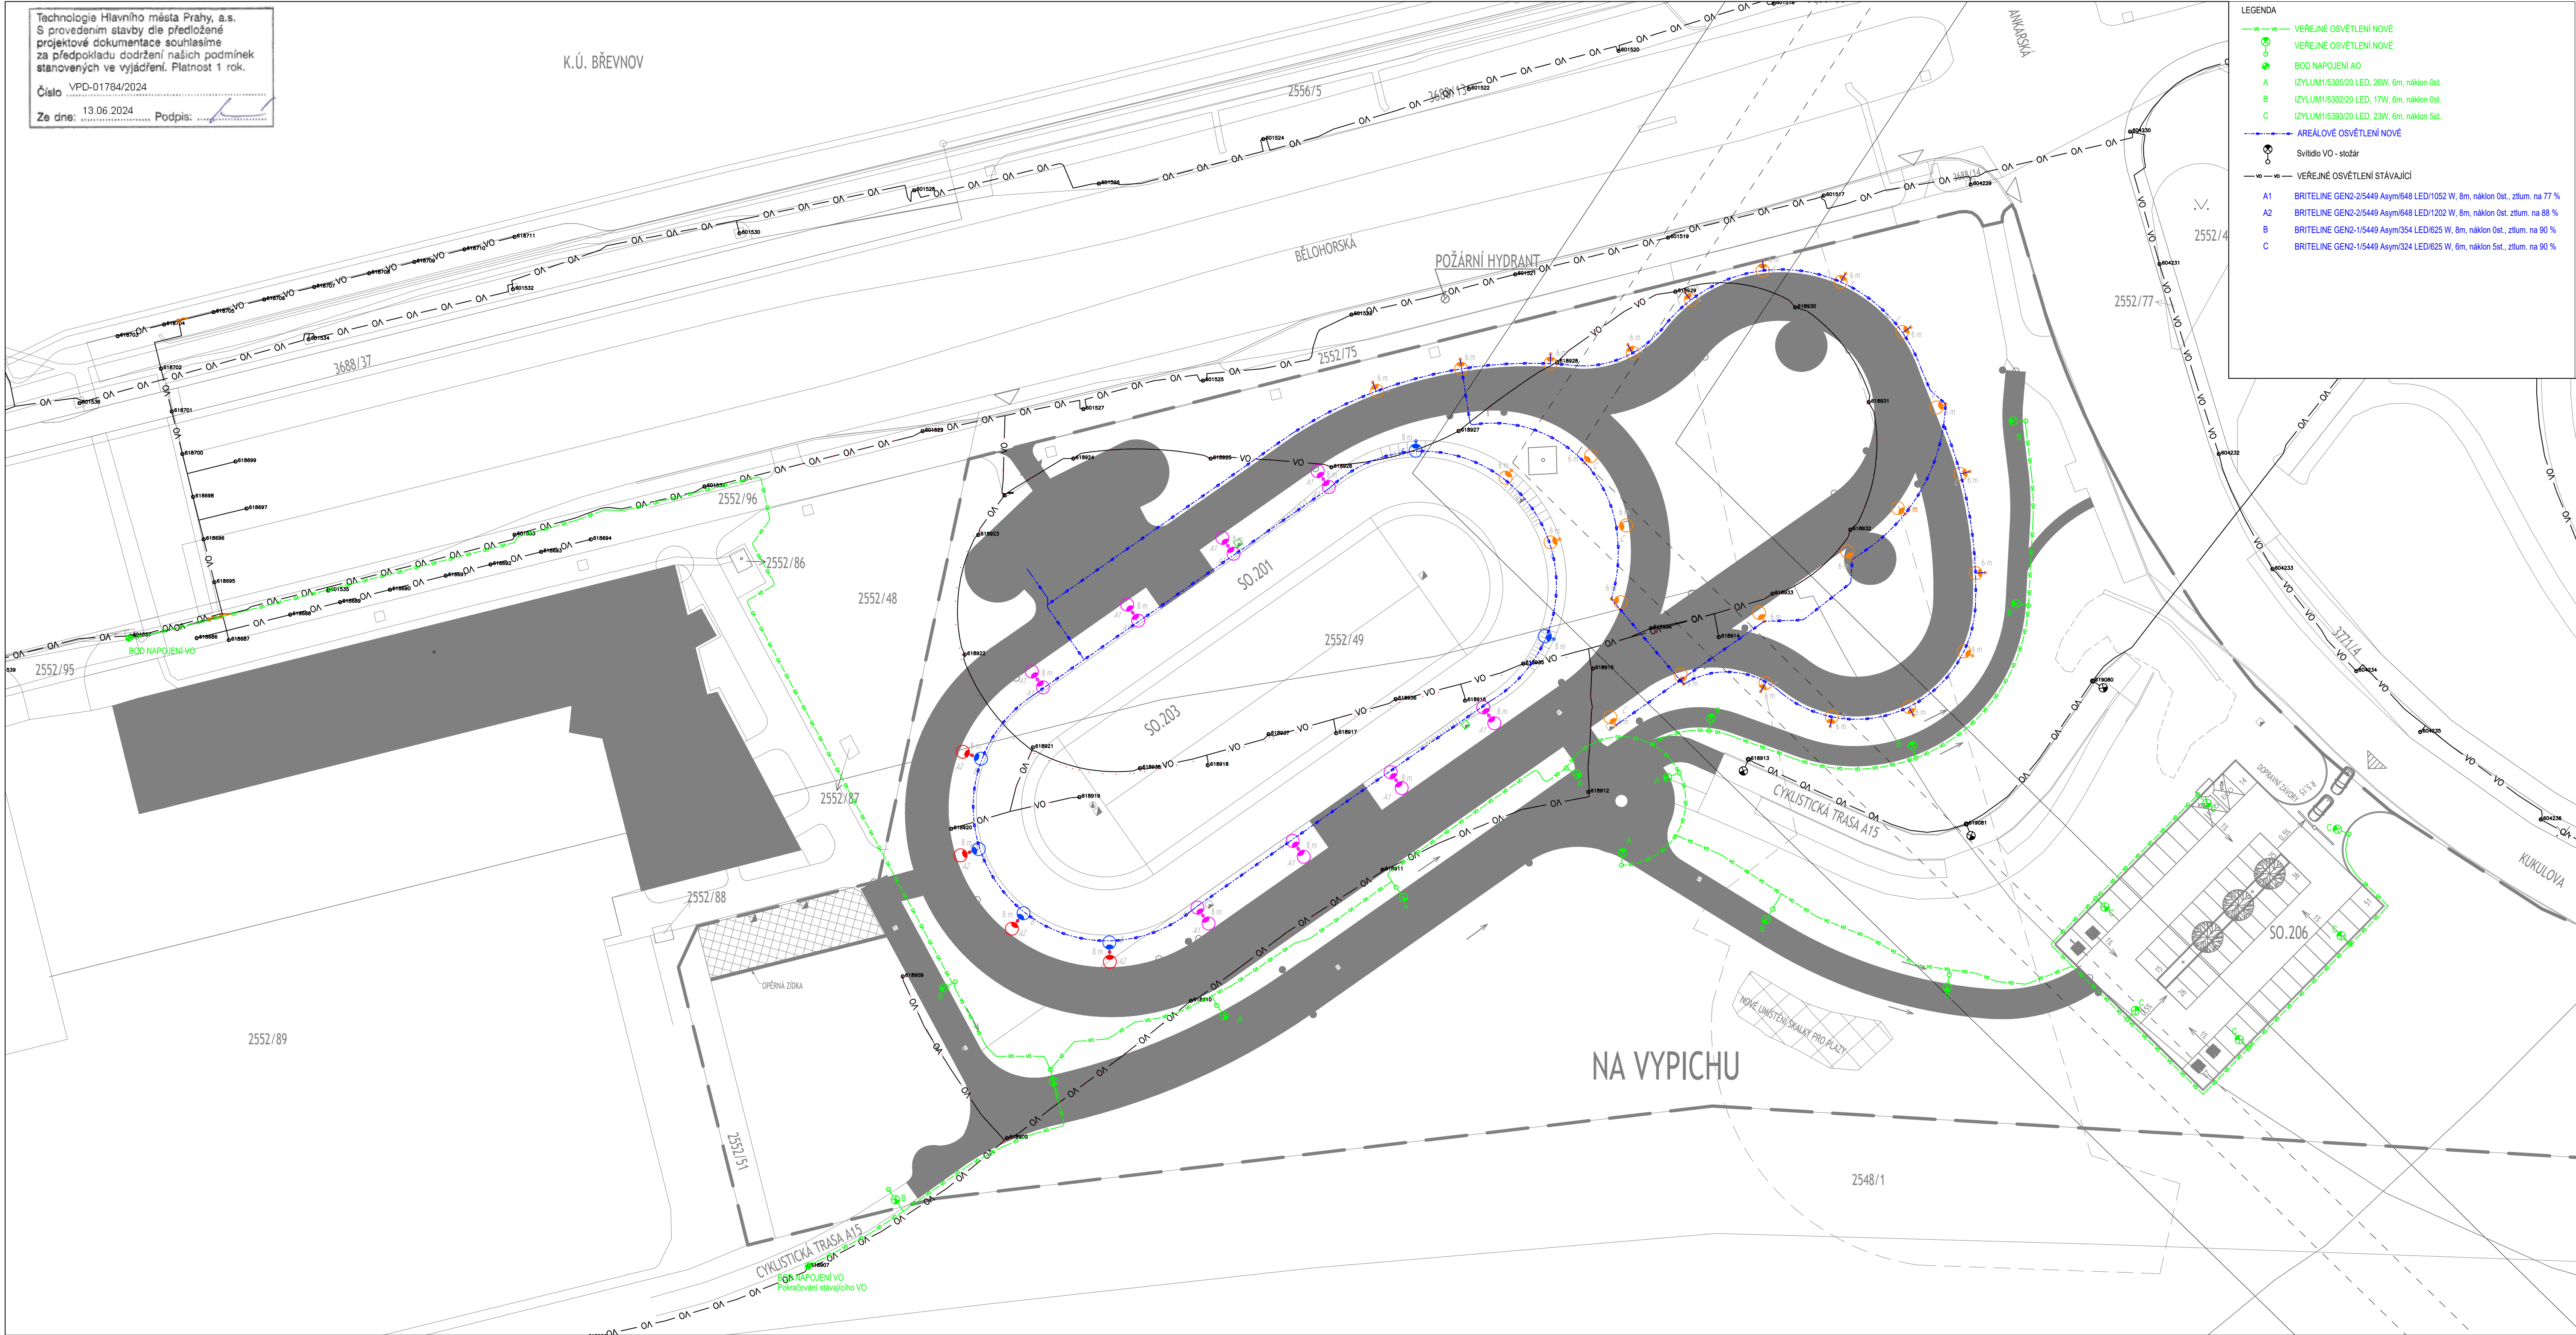

- LEGENDA
- VEREJNÉ OSVĚTLENÍ NOVÉ
 - VEREJNÉ OSVĚTLENÍ NOVÉ
 - 800 NAPAJENÍ AO
 - A IZYLUM1530S20 LED, 28W, 6m, náklon 0st.
 - B IZYLUM1530S20 LED, 17W, 6m, náklon 0st.
 - C IZYLUM1530S20 LED, 23W, 6m, náklon 0st.
 - AREÁLOVÉ OSVĚTLENÍ NOVÉ
 - Svítidlo VO - stĺžka
 - VEREJNÉ OSVĚTLENÍ STÁVAJÍCÍ
 - A1 BRITELINE GEN2-15449 Asym848 LED10S2 W, 8m, náklon 0st., zdum. na 77 %
 - A2 BRITELINE GEN2-15449 Asym848 LED10S2 W, 8m, náklon 0st., zdum. na 88 %
 - B BRITELINE GEN2-15449 Asym354 LED16S2 W, 8m, náklon 0st., zdum. na 90 %
 - C BRITELINE GEN2-15449 Asym324 LED16S2 W, 8m, náklon 0st., zdum. na 90 %

Revize	Schema	Paro	Severka
ČÍSLO - DATUM - POPIS ZMĚNY			
		S-JTSK 0,000 = 371,350 m n. m. Bpv	
Investor Městská část Praha 6 Kontaktní osoba investora Městská část Praha 6 Mgr. Jakub Stárek Čís. armády 23, 140 52 Praha Tel.: +420 220 189 155	Adresa investora Městská část Praha 6 IČ: 00003703 DS: bmbzv7c		
Generální projektant A PLUS s.r.o. Hlavní inženýr projektu VIT MOLÉR Zástupce hlavního inženýra projektu TOMÁŠ ZELINKA Hlavní architekt projektu VIT MOLÉR	Adresa generálního projektanta ČESKA 154/12, 602 00, BRNO E.: info@aplus.cz Tel.: +420 542 210 101 IČ: 26236419 DIČ: CZ26236419 DS: afm218		
Projektant části PO J. VESELSKÝ Zodpovědný projektant J. VESELSKÝ Výpracovní J. VESELSKÝ	Adresa projektanta části PO Explan s.r.o., Michelská 18/12a, Michle, 140 00 Praha 4 E.: explan@explan.cz Tel.: 724 955 052 IČ: 24186287 DIČ: CZ24186287		
Název stavby AREÁL KOLEČKOVÝCH SPORTŮ - LADRONKA Stavba DOKUMENTACE PRO SPOLEČNÉ POVOLENÍ Název stavebního objektu Areálové osvětlení (VO) Část	Stavba AKL Stavba DUSP Číslo PS-PO IO.703 Označení části		
Název výkresu Situace	Číslo výkresu 101		
Zakázkové číslo 3283	Datum 2024-05	Měřítko 1:500	Revize 00